



01 eerste verdieping

Renvooi elektra verkoop


1 polige schakelaar	hoogte, 1050+.
3 polige schakelaar	hoogte, zie tekening.
4 polige schakelaar	hoogte, zie tekening.
serieschakelaar	hoogte, 1050+.
wisselschakelaar	hoogte, 1050+.
serie/wisselschakelaar	hoogte, 1050+.
wissel/wisselschakelaar	hoogte, 1050+.
1 polige dimmer	hoogte, 1050+.
lichtaansluitpunt	hoogte, plafond.
wandsicht aansluitpunt	hoogte, zie tekening.
waterdicht wandarmatuur	hoogte, zie tekening.
enkele wandcontactdoos	hoogte, 300+, zie tekening.
enk. wcd met usb aansl.	hoogte, 300+, zie tekening.
dubb. wandcontactdoos hor.	hoogte, 300+, 1250+, zie tekening.
dubb. wandcontactdoos vert.	hoogte, 300+, 1250+, zie tekening.
dubb. wcd ovaal vert.	hoogte, 300+, 1250+, zie tekening.
enk. wcd combi 1p schak.	hoogte, 300+, 1250+, zie tekening.
aansluitpunt 230V	hoogte, 1500+.
aansluitpunt 400V 3F+N+A	hoogte, 1500+.
perlex wcd 230V 3P+N+A	hoogte, 1500+.
perlex wcd 2x230V	hoogte, 1500+.
perlex wcd 400V 3F+N+A	hoogte, 1500+.
leiding loos ( controle draad)	hoogte, 300+.
leiding bedraad cai	hoogte, 300+.
leiding bedraad telefoon	hoogte, 300+.
leiding bedraad thermostaat	hoogte, 1500+.
enk. wandcontactdoos data	hoogte, 300+.
enk. wandcontactdoos utp	hoogte, 300+.
enk. wandcontactdoos cai	hoogte, 300+.
bedrukker	hoogte, 1050+.
signaalgever deurbel	hoogte, 2250+.
rookmelder optisch	hoogte, plafond.
verdeelkast	hoogte, 1600+ (onderkant kast).
centraal aardpunt	hoogte,
aardscherm	hoogte,
vloerverwarming	

Th bedraad naar warmtebron  
 Combinaties onder meervoudige afdekplaten aangegeven d.m.v. verbindingslijnpijp  
 Dubbele wandcontactdoos voor vloer verwarming  
 Horizontaal/verticaal gestapeld  
 loos loze 15mm VASTE BUS vasaal merkmaat voorzien van controlekabel  
 LTP Afstemmeleed op RJ45 contactdoos en bedraad met CAT5  
 onvoldoende in meterkast op een rol met een RJ45 stekker  
 Rookmelders: Optisch fab. El. type E140, worden gekoppeld met elkaar op draadtype groep 230V  
 Bedieningskast: bedrader Fab. Erindler, type DR24 Duplex ovaal, Schel Fab. Grote Type LTV  
 Schakelmateriaal: fab. Busch-Jaeger, type REFLEX 01, kleur wit (RAL9010)

MV Orion, type MVS-15RH6, bedrading: 1x REF/CO sensor in de woonkamer op 230V, 1x bedradingsschakelaar RF/batterij

	Wärmepomp
	WTW unit
	Vloerverwarming verdeler
	Expansievat
	Mechanische ventilatie ventiel afzuig
	Mechanische ventilatie ventiel toevoer

RENVOOI MATERIALEN	
	metallewerk
	prefab gevent ops 170mm x 20mm steenstrip
	betonwand
	sponze
	lichte scheidingswand 100mm / 70mm
	lichte scheidingswand 100mm, geluïdewand
	metaalwand 100mm
	wandspiegelwerk

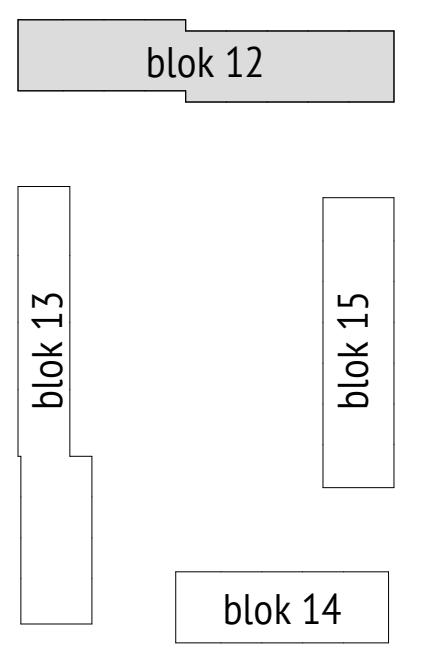

**DAAD** Architecten B.V.  
 Paltz 21  
 9411 PM  
 Bollen  
 Nederland  
 +31(0)53 882 430  
 info@daad.nl

opdrachtgever: **Trebbe Wonen**  
 werk: **Newton Park Enschede**  
 onderwerp: **Blok 12 - plattegrond 01**  
 ontwerp: **DAAD**  
 a. datum: 01-06-2022  
 b. schaal: 1:50  
 c. formaat: A0  
 d. **20008**  
 e. **DO.12.101**