

Renvooi elektra verkoop

1 polige schakelaar	hoogte, 1050+
3 polige schakelaar	hoogte, zie tekening.
4 polige schakelaar	hoogte, zie tekening.
serieschakelaar	hoogte, 1050+
wisselschakelaar	hoogte, 1050+
serieswisselschakelaar	hoogte, 1050+
wisselwisselschakelaar	hoogte, 1050+
1 polige dimmer	hoogte, 1050+
lichtaansluitpunt	hoogte, plafond.
wandlicht aansluitpunt	hoogte, zie tekening.
waterdicht wandarmatuur	hoogte, zie tekening.

enkele wandcontactdoos	hoogte, 300+, zie tekening.
enk. wcd met usb aansl.	hoogte, 300+, zie tekening.

dubb. wandcontactdoos hor.	hoogte, 300+, 1250+, zie tekening.
dubb. wandcontactdoos vert.	hoogte, 300+, 1250+, zie tekening.
dubb. wcd ovaal vert.	hoogte, 300+, 1250+, zie tekening.
enk. wcd combi 1p schak.	hoogte, 300+, 1250+, zie tekening.

aansluitpunt 230V	hoogte, 1500+.
aansluitpunt 400V 3F+N+A	hoogte, 1500+.
perilex wcd 2x230V	hoogte, 1500+.
perilex wcd 400V 3F+N+A	hoogte, 1500+.

leiding loos (controle draad)	hoogte, 300+.
leiding bedraad cai	hoogte, 300+.
leiding bedraad telefoon	hoogte, 300+.
leiding bedraad thermostaat	hoogte, 1500+.
enk. wandcontactdoos data	hoogte, 300+.
enk. wandcontactdoos utp	hoogte, 300+.
enk. wandcontactdoos cai	hoogte, 300+.


beldrukker	hoogte, 1050+.
signaalgever deurbel	hoogte, 2250+.

rookmelder optisch	hoogte, plafond.
verdelkast	hoogte, 1600+ (onderkant kast).
centraal aardpunt	hoogte.
aardscherm	hoogte.
vloerverwarming	

- Th bedraad naar warmtebron;  
 - Combinaties onder meervoudige afschakelers aangegeven d.m.v. verbindingslijnen;  
 - Dubbele wandcontactdozen vlak inbouw duo compact doos, horizontaal/verticaal geïnstalleerd;  
 - Loos, losse 18mm VASTIE BUIS vanaf meterkast voorzien van controle draad;  
 - UTP, afgemonteerd op RJ45 contactdoos en bedraad met CAT6 enigzins in meterkast op een rij met een RJ45 schakel;  
 - Rookmelders, Optisch fab. E3, type E1145, worden gekoppeld met elkaar op dezelfde groep 230V;  
 - Biflexkabel, bedrukker Fabr. Friedland, type DR24 Dimpex zwart, Schel Fabr. Grothe Type LTV;  
 - Schakelmateriaal, Fabr. Busch-Jaeger, type REFLEX SI, kleur wit (RAL9010).

- MV, Orcon, type MVS-15RH8, bediening: 1x REF002 sensor in de woonkamer op 230V, 1x bedieningschakelaar RF-001.

RENVOOI BRANDWERENDHEID

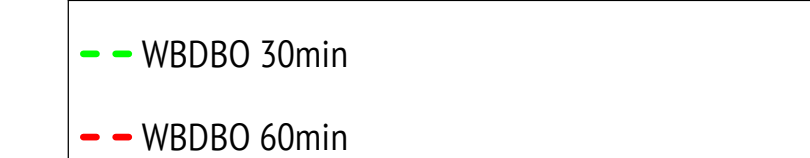


- Een afvoervoorziening voor rookgas is brandveilig, bepaald volgens NEN 6062.  
 - De rookmelders worden geplaatst volgens de primaire inrichtingsplan als bedoeld in NEN 2355.  
 - De woningscheidende wanden hebben een brandwerendheid van 60 minuten WBDBO.

Warmtepomp
WTW unit
Vloerverwarming verdeler
Expansievat
wandafzuigpunt
Mechanische ventilatie ventiel afzuig
Mechanische ventilatie ventiel toevoer

RENVOOI MATERIALEN


metalwerk
profiel gevent eyes 170mm x 20mm steenstrip
betonrand
isolatie
lichte scheidingwand 100mm / 70mm
lichte scheidingwand 100mm, geluiddwend
metalstudewand 100mm
wandgevelwerk
geluiddwende deuren

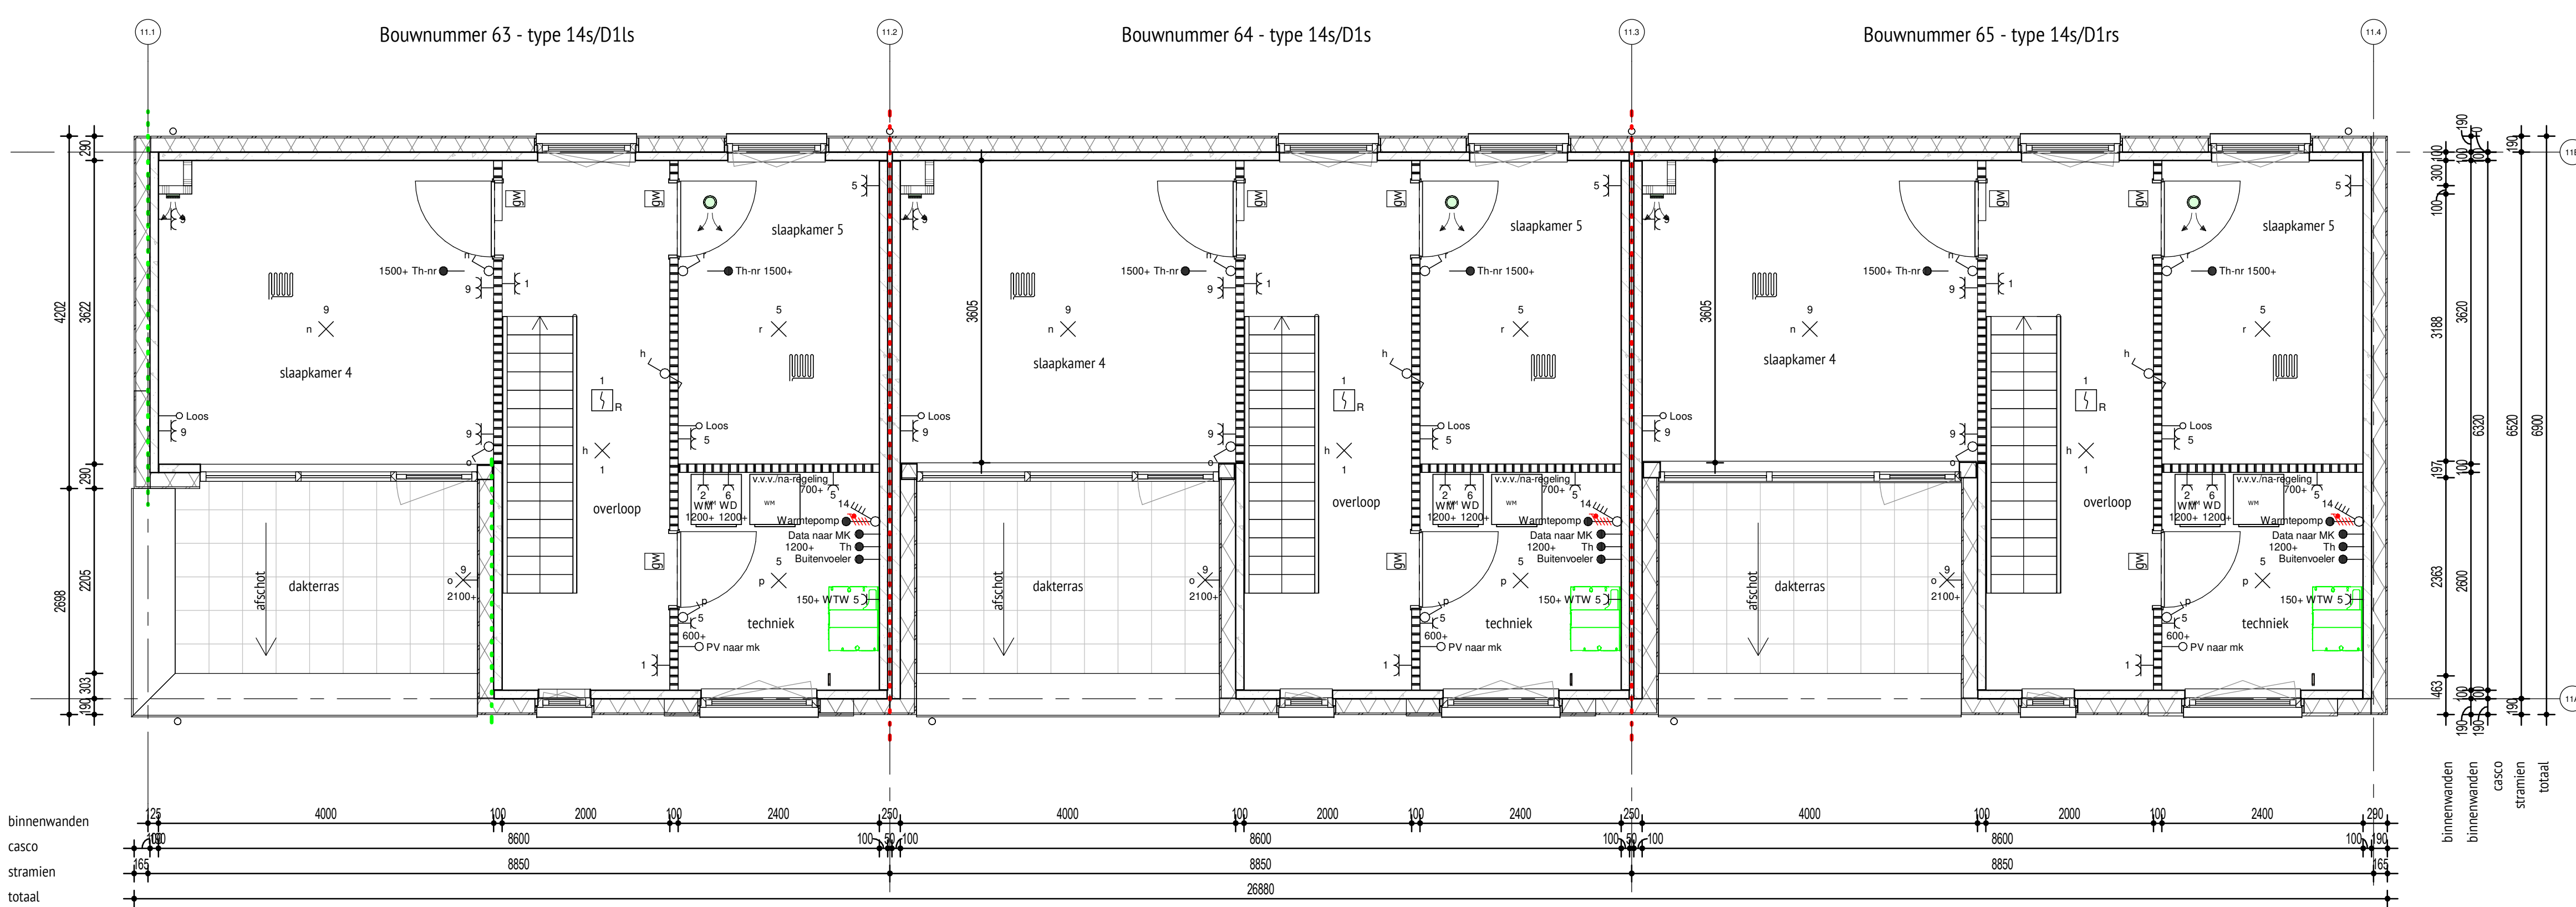

binnenwanden	4000
casco	100
stramien	2000
totaal	8800

binnenwanden	4000
binnenwanden	100
stramien	2000
totaal	8800

02 tweede verdieping

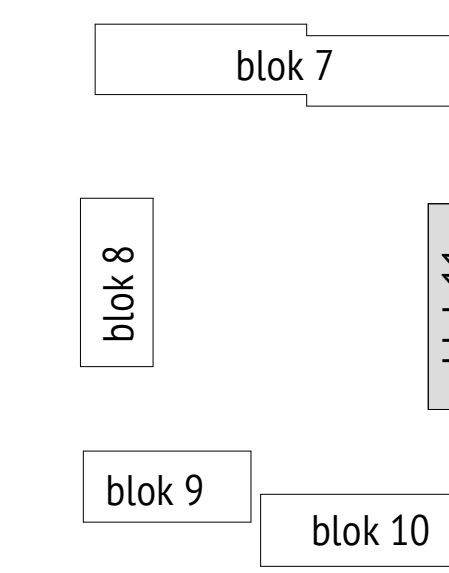

**DAAD** oprichter  
 werk Newton Park Enschede  
 onderwerp Blok 11 - plattegronden 02/dak  
 datum 01-10-2022  
 schaal 1:50  
 formaat A0  
 werknr. 20008  
 bladnr. DO.11.101

C:\Users\m\Documents\Nieuwpark\02\_03\_DAK\_02\_01\_2022\02\_01\_2022.dwg