



Renvooi elektra verkoop

1 polige schakelaar	hoogte, 1050+
3 polige schakelaar	hoogte, zie tekening.
4 polige schakelaar	hoogte, zie tekening.
serieschakelaar	hoogte, 1050+
wisselschakelaar	hoogte, 1050+
serie/wisselschakelaar	hoogte, 1050+
wissel/wisselschakelaar	hoogte, 1050+
1 polige dimmer	hoogte, 1050+
lichtaansluitpunt	hoogte, plafond.
wandlicht aansluitpunt	hoogte, zie tekening.
waterticht wandarmatuur	hoogte, zie tekening.

enkele wandcontactdoos	hoogte, 300+, zie tekening.
enk. wcd met usb aansl.	hoogte, 300+, zie tekening.

dubb. wandcontactdoos hor.	hoogte, 300+, 1250+, zie tekening.
dubb. wandcontactdoos vert.	hoogte, 300+, 1250+, zie tekening.
dubb. wcd ovaal vert.	hoogte, 300+, 1250+, zie tekening.
enk. wcd combi 1p schak.	hoogte, 300+, 1250+, zie tekening.

aansluitpunt 230V	hoogte, 1500+
aansluitpunt 400V 3F-N+A	hoogte, 1500+
perlex wcd 230V 3F-N+A	hoogte, 1500+
perlex wcd 2x230V	hoogte, 1500+
perlex wcd 400V 3F-N+A	hoogte, 1500+

leiding loos (controle draad)	hoogte, 300+
leiding bedraad cai	hoogte, 300+
leiding bedraad telefoon	hoogte, 300+
leiding bedraad thermostaat	hoogte, 1500+
enk. wandcontactdoos data	hoogte, 300+
enk. wandcontactdoos utp	hoogte, 300+
enk. wandcontactdoos cai	hoogte, 300+


bedrukker	hoogte, 1050+
signaalgever deurbel	hoogte, 2250+

rookmelder optisch	hoogte, plafond.
verdelkast	hoogte, 1600+ (onderkant kast).
centraal aardpunt	hoogte,
aardschemi	hoogte,
vloerverwarming	

- Th bedraad naar warmtebron
 - Combinaties onder vloerverwarming afdekken aangegeven d.m.v. verbindingslijnen
 - Duidelijke wandcontactdozen vlak boven dactcompact fles, horizontaal verticaal gesteld
 - Lichte type 150mm WASTE BUS vanaf meterkast voorzien van controldraad
 - LITF Afgevoert door op R445 contactdoos en bedraad met CAT5 eindigend in meterkast op een rol met een R445 stekker
 - Rookmelders: Optisch fab. El. type E144, worden gekoppeld met elkaar op draadloze groep 230V
 - Bedieningsdeur bedrukker Fab. Finland type DR24 Dimplex zwart
 - Schakelmateriaal: fab. Busch-Jaeger, type REFLEX 51, kleur wit (RAL9010)

- MV: Orion, type MVS-1SRH4, bediening: 1x RF/CO2 sensor in de woonkamer op 230V, 1x bedieningsschakelaar RF/batterij

Warmtepomp
WTW unit
Vloerverwarming verdeler
Expansievat
Mechanische ventilatie ventiel afzuig
Mechanische ventilatie ventiel toevoer

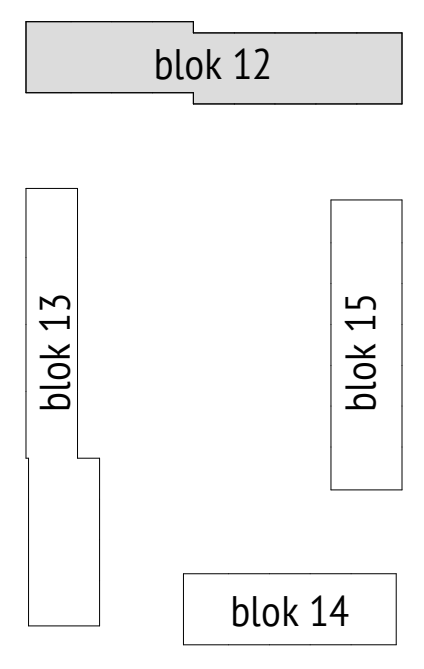

RENOVOOI MATERIALEN

metalsteek
prefab gevel ops 170mm + 20mm steensnip
betonwand
muur
lichte scheidingwand 100mm / 70mm
lichte scheidingwand 100mm, geluïdwand
metaalsteek 100mm
wandspijlsteek

DAAD Architecten B.V.
 Paltz 21
 9411 PM
 Bollen
 Nederland
 +31(0)583 502 430
 info@daad.nl

opdrachtgever: **Trebbe Wonen**
 werk: **Newton Park Enschede**
 onderwerp: **Blok 12 - plattegrond 02**
 gewijzigd:
 a. datum: 01-06-2022
 b. schaal: 1:50
 c. formaat: A0
 d. **20008**
 e. **DO.12.102**